




审核	日期	审核	日期	审核	日期
设计	日期	设计	日期	设计	日期
绘图	日期	绘图	日期	绘图	日期

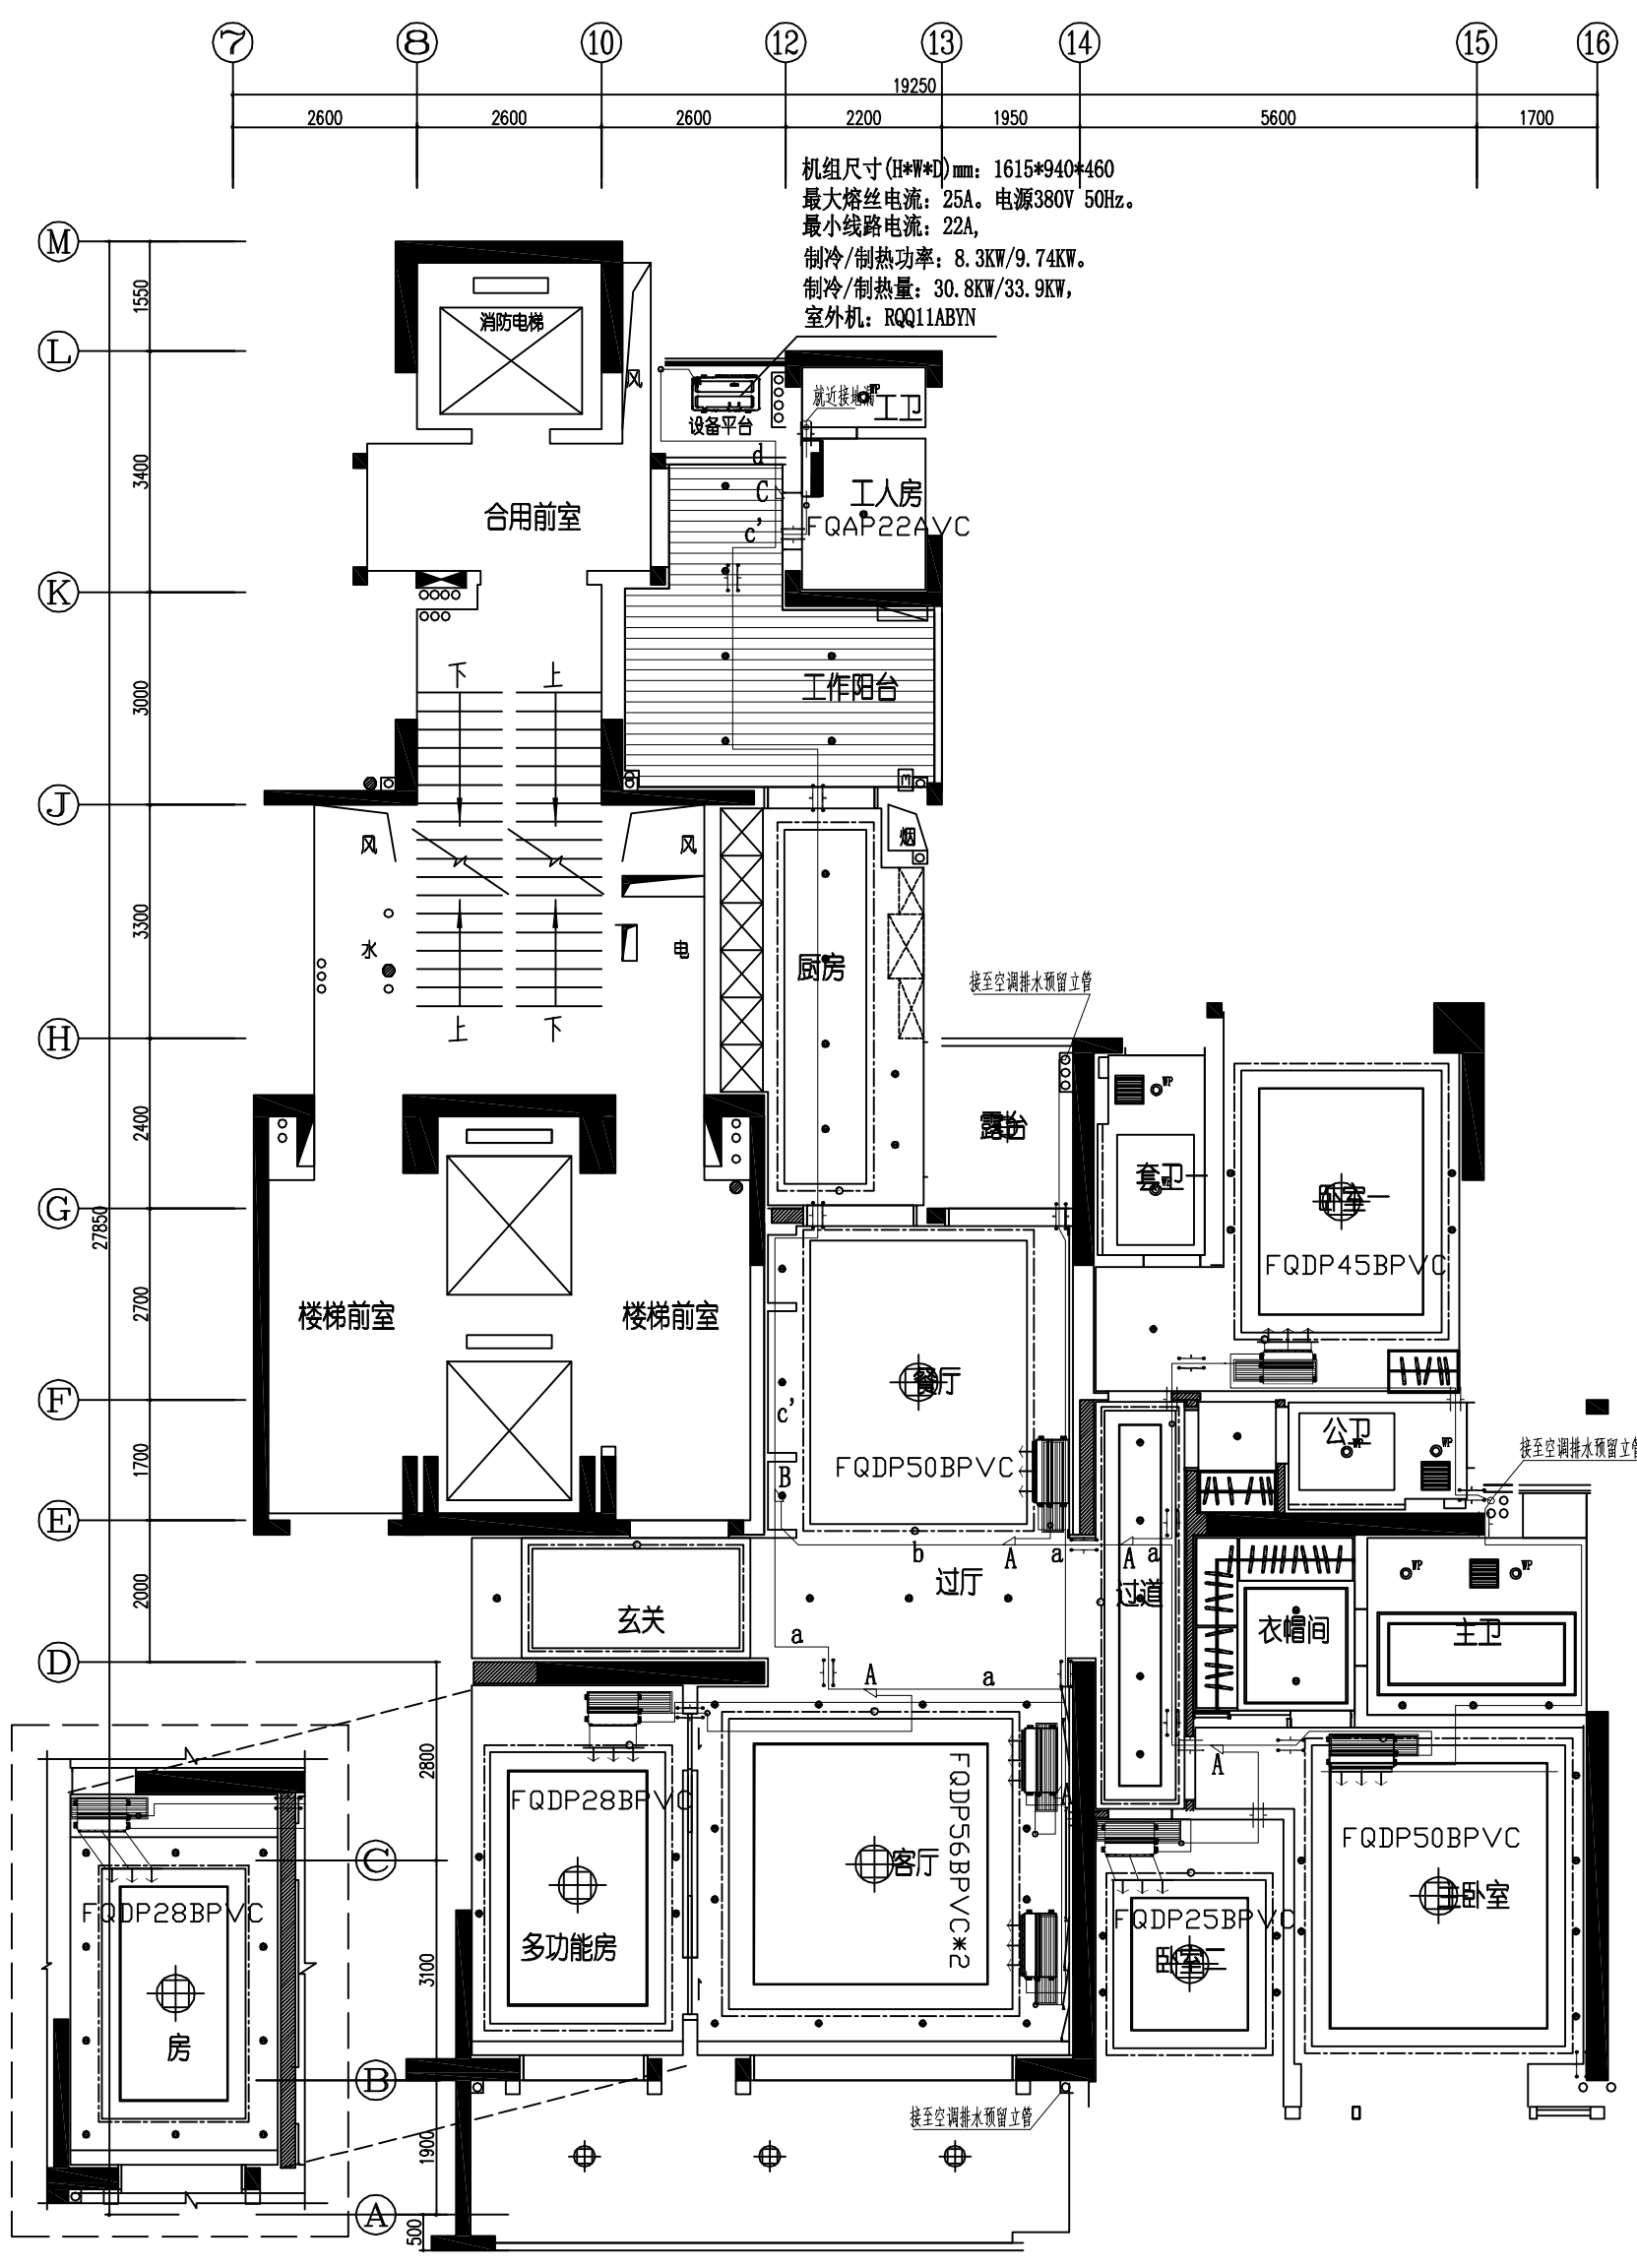

B5栋 01户型空调施工平面图 1:100

审定		工种负责		项目名称	
审核		设计		委托单位	
总负责		校对		业务号	
				分项目名称	
				图纸名称	
				图号	
				日期	
				图别	

专业	暖通	给排水	电气	结构	装饰	其他
日期						
姓名						

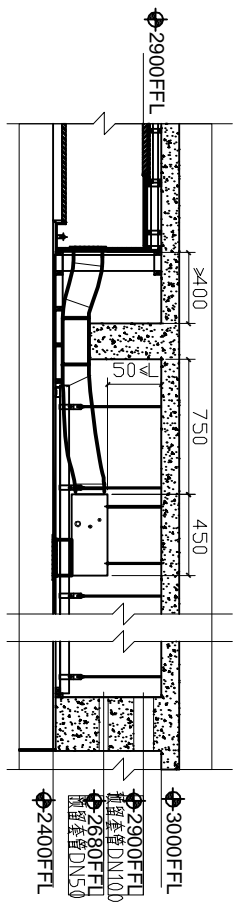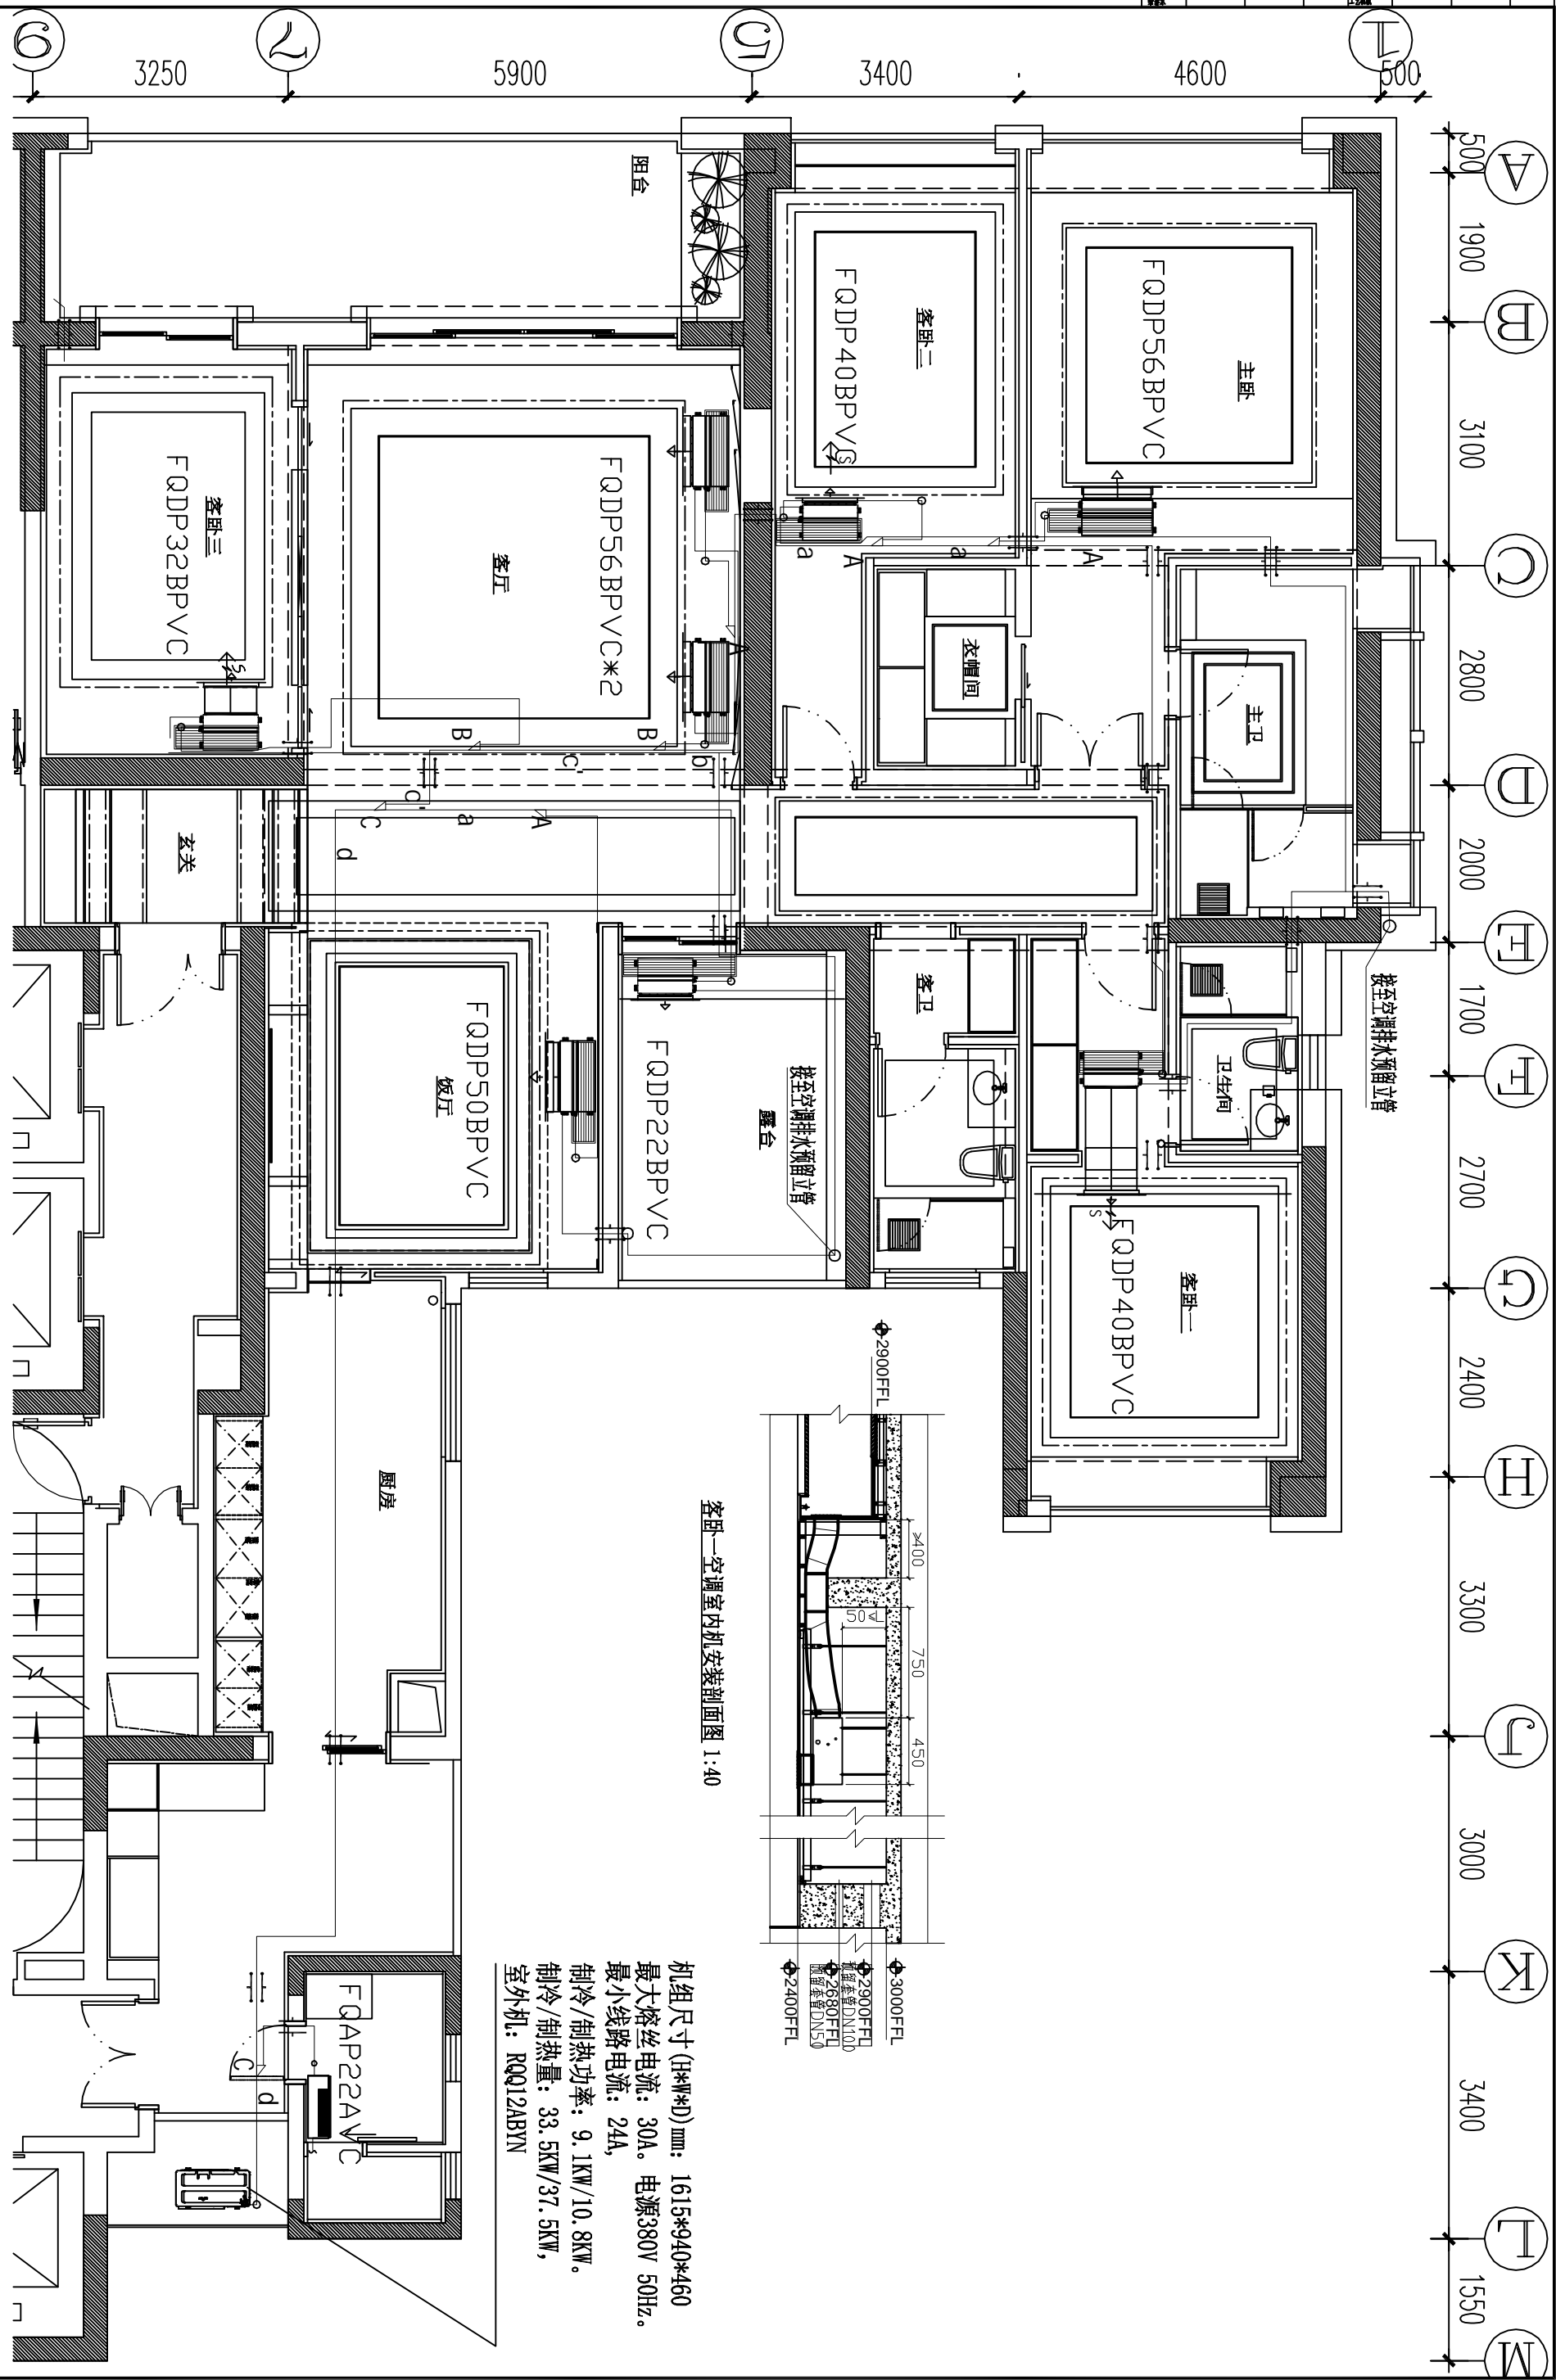

客卧一空调室内机安装剖面图 1:40

机组尺寸 (H*W*D) mm: 1615*940*460
 最大熔丝电流: 30A。电源380V 50Hz。
 最小线路电流: 24A,
 制冷/制热功率: 9.1kW/10.8kW。
 制冷/制热量: 33.5kW/37.5kW,
 室外机: RQ012ABYN

B5栋 02户型空调施工平面图 1:75

项目名称	委托单位	日期
工程名称	合同名称	图号
设计	BS、B6栋住宅	
校对		